




PLANTA BAIXA 1º PAV.  
ESCALA 1:75


Lista de Materiais	
<b>Esgoto</b>	
PVC Acessórios	
Caixa sifonada 150x150x50	4 pç
Sifão de copo p/ pia e lavatório 1" - 1.1/2"	7 pç
Sifão flexível c/ Adaptador 1" - 2"	1 pç
Sifão flexível c/ Adaptador 1.1/2" - 1.1/2"	1 pç
Valvula p/ lavatório e tanque 1"	7 pç
Valvula p/ pia 1"	1 pç
Valvula p/ tanque 1.1/2"	1 pç
PVC Esgoto	
Curva 45 curta Amanco 100 mm	5 pç
Curva 45 longa 50 mm	9 pç
Curva 45 longa Amanco 40 mm	5 pç
Curva 90 curta 100 mm	11 pç
40 mm	8 pç
Joelho 90 50 mm	5 pç
Joelho 90 c/anel p/ esgoto secundário 75 mm	2 pç
40 mm - 1.1/2"	8 pç
Junção simples 100 mm - 50 mm	3 pç
100 mm - 100 mm	4 pç
40 mm x 40 mm	2 pç
Luva simples 100 mm	21 pç
50 mm	4 pç
Tubo rígido c/ ponta lisa 100 mm - 4"	22.11 m
40 mm	11.78 m
50 mm - 2"	8.61 m
Tê sanitário 100 mm - 50 mm	1 pç
100 mm - 75 mm	2 pç
50 mm - 50 mm	3 pç
<b>Pluvial</b>	
PVC Esgoto	
Tubo rígido c/ ponta lisa 150 mm - 6"	11.55 m
<b>Ventilação</b>	
PVC Esgoto	
Curva 90 curta 75 mm	1 pç
Tubo rígido c/ ponta lisa 50 mm - 2"	19.9 m
75 mm - 3"	3.92 m
Tê sanitário 50 mm - 50 mm	3 pç
75 mm - 75 mm	1 pç

Legenda detalhada	
Caixa Sifonada	
PVC Acessórios	
Caixa sifonada 150x150x50	1pç
PVC Esgoto	
Curva 45 Longa para Esgoto Sanitário 50 mm	1pç
Curva 45 longa Amanco 40 mm	1pç
Curva 45 curta Amanco 100 mm	1pç
Curva 45 curta Amanco 100 mm	1pç
Curva 90 curta-columa	
PVC Esgoto	
Curva 90 curta 75 mm	1pç
Curva 90 curta 100 mm	1pç
Curva 90 curta-desce	
PVC Esgoto	
Curva 90 curta 100 mm	1pç
Junção simples	
PVC Esgoto	
Junção simples 100 mm - 100 mm	1pç
Lavatório Residencial com sifão	
PVC Acessórios	
Sifão de copo p/ pia e lavatório 1" - 1.1/2"	1pç
Valvula p/ lavatório e tanque 1"	1pç
PVC Esgoto	
Curva 90 curta 40 mm	1pç
Joelho 90 c/anel p/ esgoto secundário 40 mm - 1.1/2"	1pç
Tubo rígido c/ ponta lisa 40 mm	0.6m
Pia de Cozinha Residencial com Sifão 50mm	
PVC Acessórios	
Sifão de copo p/ pia e lavatório 1" - 2"	1pç
Valvula p/ pia 1"	1pç
PVC Esgoto	
Joelho 90 50 mm	2pç
Tubo rígido c/ ponta lisa 50 mm - 2"	0.6m
Ramais de Ventilação	
PVC Esgoto	
Joelho 90 50 mm	1pç
Tê sanitário 50 mm - 50 mm	1pç
Tanque de Lavar Roupas DN 40mm	
PVC Acessórios	
Sifão flexível c/ Adaptador 1.1/2" - 1.1/2"	1pç
Valvula p/ tanque 1.1/2"	1pç
PVC Esgoto	
Curva 90 curta 40 mm	1pç
Joelho 90 c/anel p/ esgoto secundário 40 mm - 1.1/2"	1pç
Tubo rígido c/ ponta lisa 40 mm	0.6m
Tê sanitário-columa	
PVC Esgoto	
Tê sanitário 75 mm - 75 mm	1pç
Vaso Sanitário c/ curva 90"	
PVC Esgoto	
Curva 90 curta 100 mm	1pç

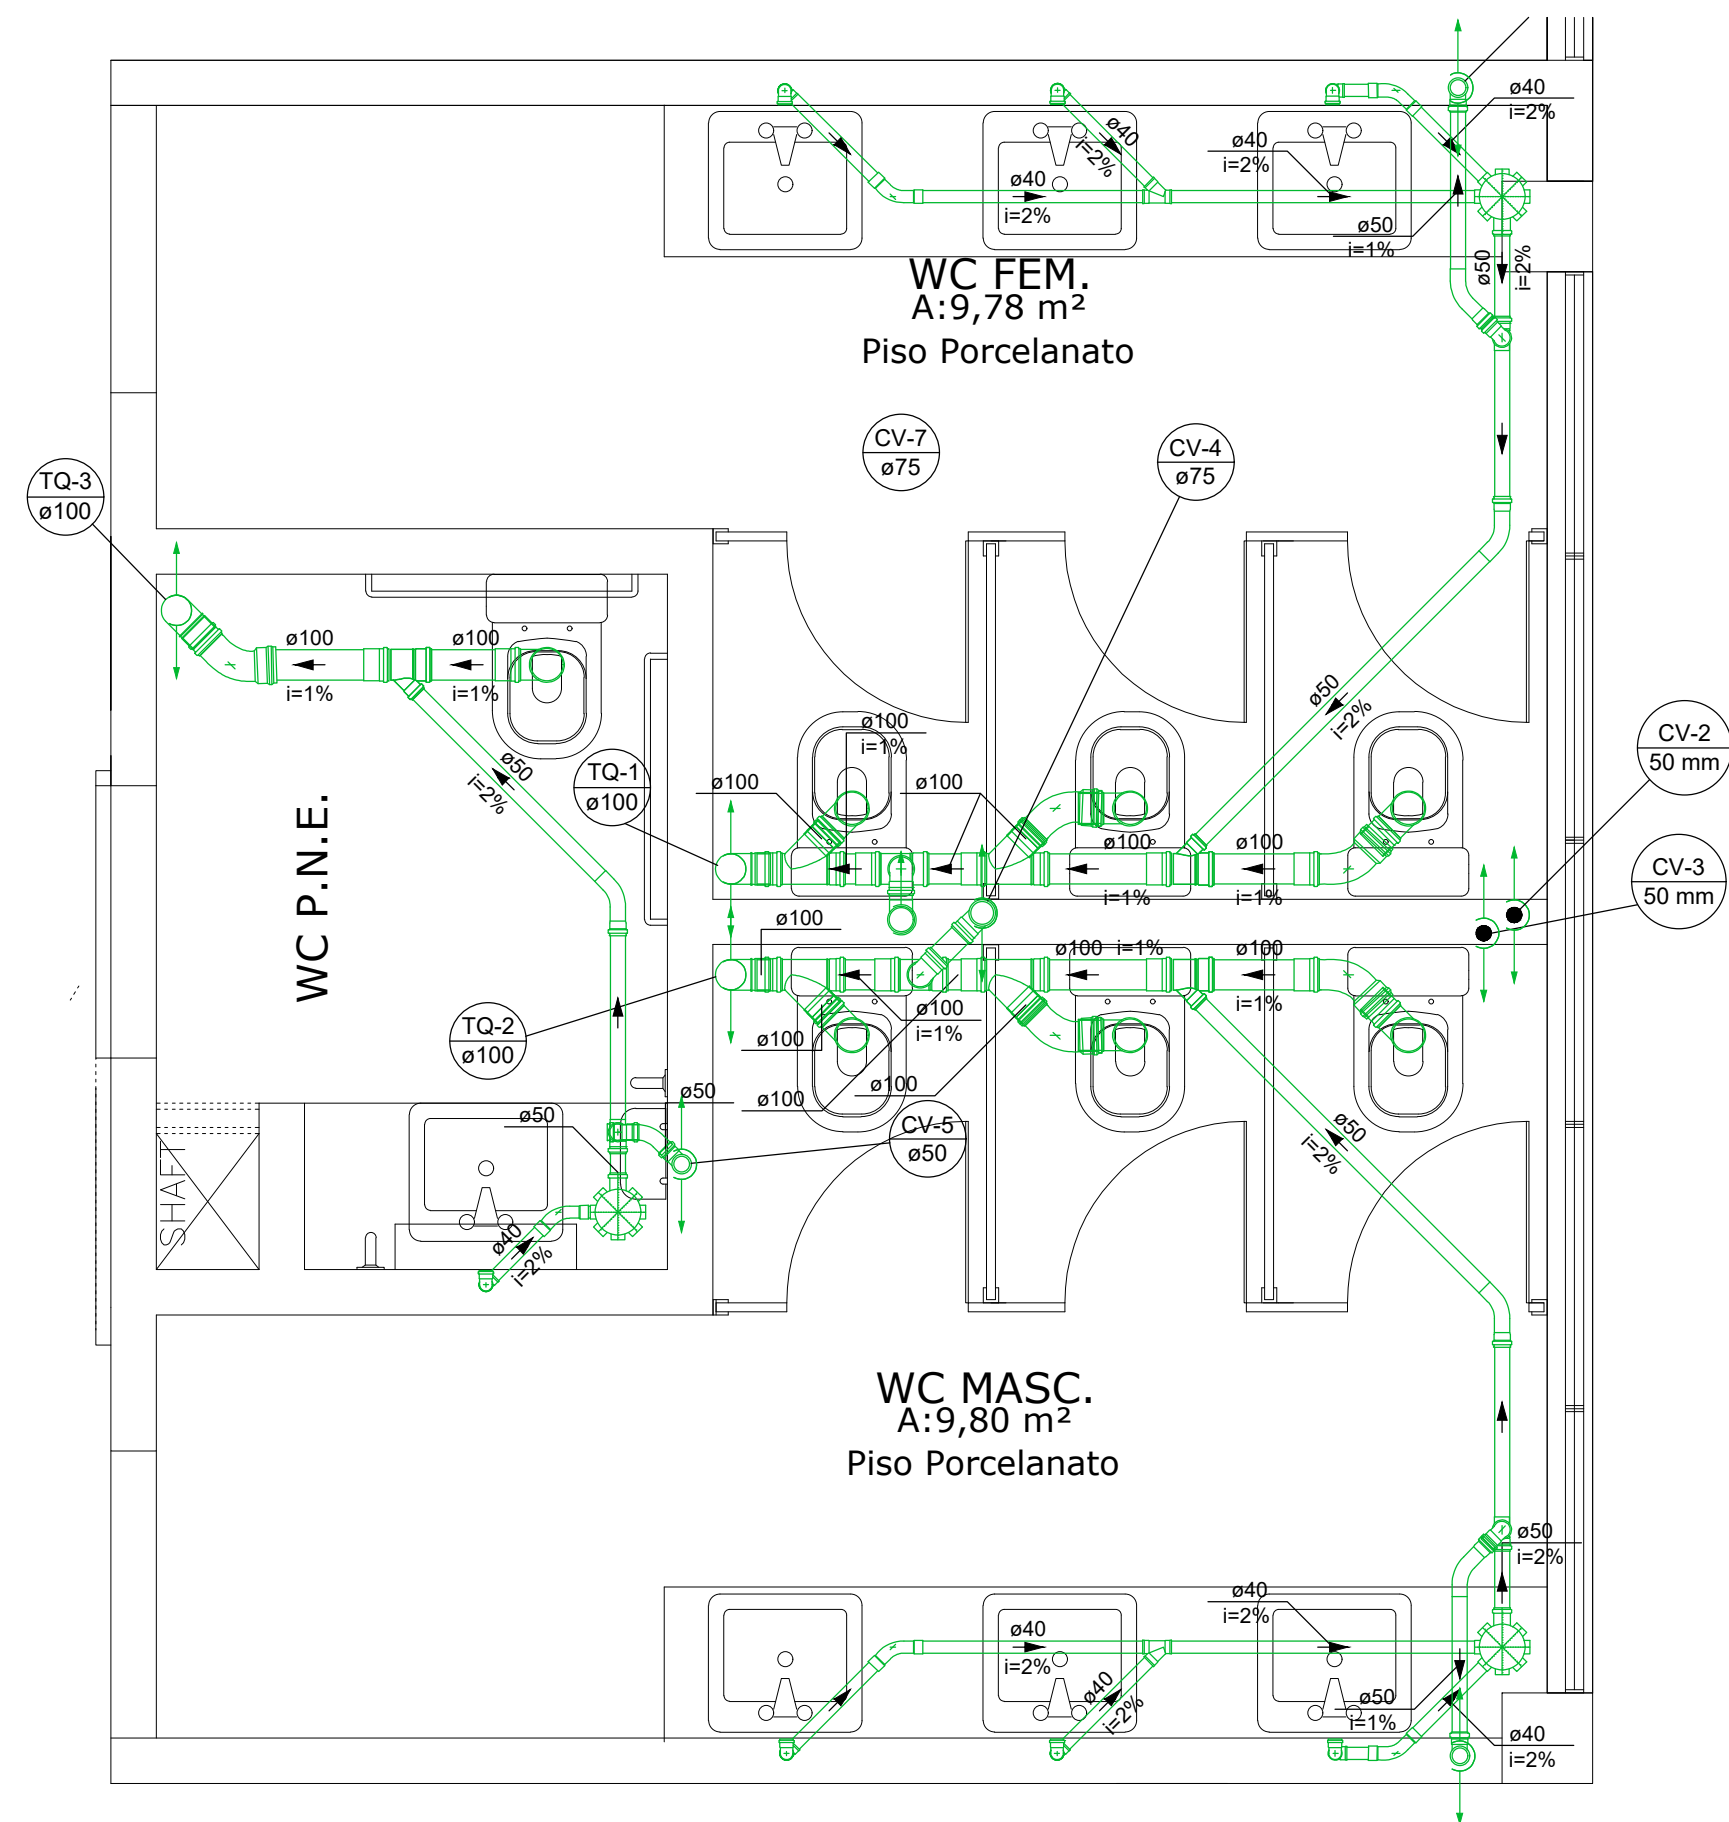

Detalhe S2  
Escala 1:25

Lista de Materiais	
<b>Esgoto</b>	
PVC Acessórios	
Caixa sifonada 150x150x50	3 pç
Sifão de copo p/ pia e lavatório 1" - 1.1/2"	7 pç
Valvula p/ lavatório e tanque 1"	7 pç
PVC Esgoto	
Curva 45 curta Amanco 100 mm	5 pç
Curva 45 longa 50 mm	6 pç
Curva 45 longa Amanco 40 mm	5 pç
Curva 90 curta 100 mm	10 pç
40 mm	7 pç
Joelho 90 50 mm	3 pç
75 mm	2 pç
Joelho 90 c/anel p/ esgoto secundário 40 mm - 1.1/2"	7 pç
Junção simples 100 mm - 50 mm	3 pç
100 mm - 100 mm	4 pç
40 mm x 40 mm	2 pç
Luva simples 100 mm	21 pç
Tubo rígido c/ ponta lisa 100 mm - 4"	14.67 m
40 mm	10.85 m
50 mm - 2"	5.95 m
Tê sanitário 100 mm - 75 mm	2 pç
50 mm - 50 mm	3 pç
<b>Ventilação</b>	
PVC Esgoto	
Curva 90 curta 75 mm	1 pç
Tubo rígido c/ ponta lisa 50 mm - 2"	19.9 m
75 mm - 3"	3.92 m
Tê sanitário 50 mm - 50 mm	3 pç
75 mm - 75 mm	1 pç

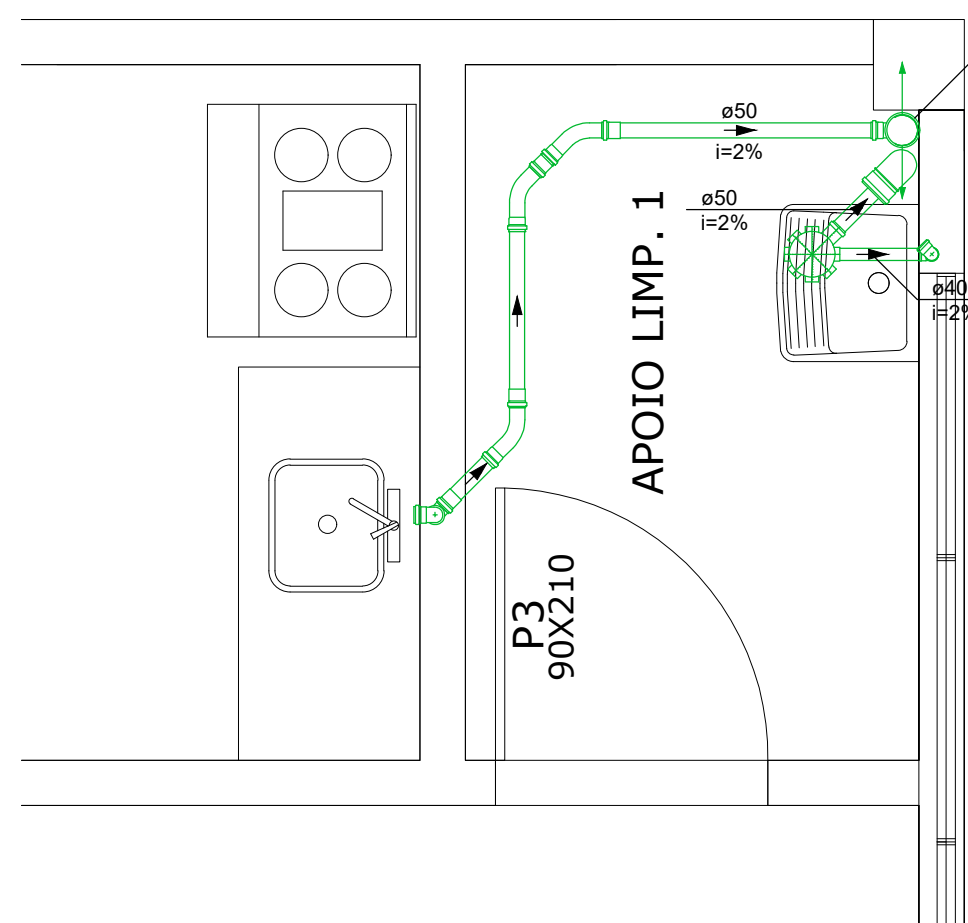

Detalhe S3  
Escala 1:25

Lista de Materiais	
<b>Esgoto</b>	
PVC Acessórios	
Caixa sifonada 150x150x50	1 pç
Sifão de copo p/ pia e lavatório 1" - 2"	1 pç
Sifão flexível c/ Adaptador 1.1/2" - 1.1/2"	1 pç
Valvula p/ pia 1"	1 pç
Valvula p/ tanque 1.1/2"	1 pç
PVC Esgoto	
Curva 45 longa 50 mm	3 pç
Curva 90 curta 100 mm	1 pç
40 mm	1 pç
Joelho 90 50 mm	2 pç
Joelho 90 c/anel p/ esgoto secundário 40 mm - 1.1/2"	1 pç
Luva simples 50 mm	4 pç
Tubo rígido c/ ponta lisa 100 mm - 4"	3.67 m
40 mm	0.92 m
50 mm - 2"	2.67 m
Tê sanitário 100 mm - 50 mm	1 pç

		NOVA SEDE PREFEITURA MUNICIPAL DE CONTENDA	
		PROPRIETÁRIO	ASSINATURA:
		PREFEITURA MUNICIPAL DE CONTENDA	
		REFERÊNCIA	
		PROJETO SANITÁRIO	
		PLANTA BAIXA PAVIMENTO TÉRREO	
		DETALHES	
RESPONSÁVEL PROJETO		ASSINATURA	ESCALA: 1/75
ENG. FÁBIO JONES MORGENSTERN - CREA 155.413/D-PR			DATA: 13/12/2019
RESPONSÁVEL TÉCNICO		ASSINATURA	ARQUIVO: HIDRO
ENG. FÁBIO JONES MORGENSTERN - CREA 155.413/D-PR			PRANCHA:
			02 /03