


PLANTA BAIXA 2º PAV.
ESCALA 1:75


Lista de Materiais	
Esgoto	
PVC Acessórios	
Caixa sifonada 150x150x50	5 pç
Sifão de copo p/ pia e lavatório 1" - 1.1/2"	9 pç
1" - 2"	1 pç
Válvula p/ lavatório e tanque 1"	9 pç
Válvula p/ pia 1"	1 pç
PVC Esgoto	
Curva 45 curta Amanco 100 mm	6 pç
Curva 45 longa 50 mm	9 pç
Curva 45 longa Amanco 40 mm	7 pç
Curva 90 curta 100 mm	13 pç
40 mm	9 pç
Joelho 90 50 mm	6 pç
75 mm	2 pç
Joelho 90 c/anel p/ esgoto secundário 40 mm - 1.1/2"	9 pç
Junção simples 100 mm - 50 mm	5 pç
100 mm - 100 mm	4 pç
40 mm x 40 mm	3 pç
Luva simples 100 mm	25 pç
50 mm	3 pç
Tubo rígido c/ ponta lisa 100 mm - 4"	23.25 m
40 mm	16.92 m
50 mm - 2"	10.38 m
Tê sanitário 100 mm - 75 mm	2 pç
50 mm - 50 mm	4 pç
Pluvial	
PVC Esgoto	
Tubo rígido c/ ponta lisa 150 mm - 6"	11.55 m
Ventilação	
PVC Esgoto	
Curva 90 curta 50 mm	1 pç
Tubo rígido c/ ponta lisa 50 mm - 2"	20.52 m
75 mm - 3"	7.6 m
Tê sanitário 50 mm - 50 mm	3 pç
75 mm - 75 mm	2 pç

Legenda detalhada	
Caixa Sifonada	
PVC Acessórios	
Caixa sifonada 150x150x50	1 pç
Curva 45 longa para Esgoto Sanitário	
PVC Esgoto	
Curva 45 longa 50 mm	1 pç
Curva 45 longa Amanco 40 mm	1 pç
Curva 45" curta Amanco	
PVC Esgoto	
Curva 45 curta Amanco 100 mm	1 pç
Curva 90 curta-cola	
PVC Esgoto	
Curva 90 curta 75 mm	1 pç
Curva 90 curta-dece	
PVC Esgoto	
Curva 90 curta 100 mm	1 pç
Junção simples	
PVC Esgoto	
Junção simples 100 mm - 100 mm	1 pç
Lavatório Residencial com sifão	
PVC Acessórios	
Sifão de copo p/ pia e lavatório 1" - 1.1/2"	1 pç
Válvula p/ lavatório e tanque 1"	1 pç
PVC Esgoto	
Curva 90 curta 40 mm	1 pç
Joelho 90 c/anel p/ esgoto secundário 40 mm - 1.1/2"	1 pç
Tubo rígido c/ ponta lisa 40 mm	0.6m
Pia de Cozinha Residencial com Sifão 50mm	
PVC Acessórios	
Sifão de copo p/ pia e lavatório 1" - 2"	1 pç
Válvula p/ pia 1"	1 pç
PVC Esgoto	
Joelho 90 50 mm	2 pç
Tubo rígido c/ ponta lisa 50 mm - 2"	0.6m
Ramais de Ventilação	
PVC Esgoto	
Joelho 90 50 mm	1 pç
Tê sanitário 50 mm - 50 mm	1 pç
Tanque de Lavar Roupas DN 40mm	
PVC Acessórios	
Sifão flexível c/ Adaptador 1.1/2" - 1.1/2"	1 pç
Válvula p/ tanque 1.1/2"	1 pç
PVC Esgoto	
Curva 90 curta 40 mm	1 pç
Joelho 90 c/anel p/ esgoto secundário 40 mm - 1.1/2"	1 pç
Tubo rígido c/ ponta lisa 40 mm	0.6m
Tê sanitário-cola	
PVC Esgoto	
Tê sanitário 75 mm - 75 mm	1 pç
Vaso Sanitário c/ curva 90"	
PVC Esgoto	
Curva 90 curta 100 mm	1 pç

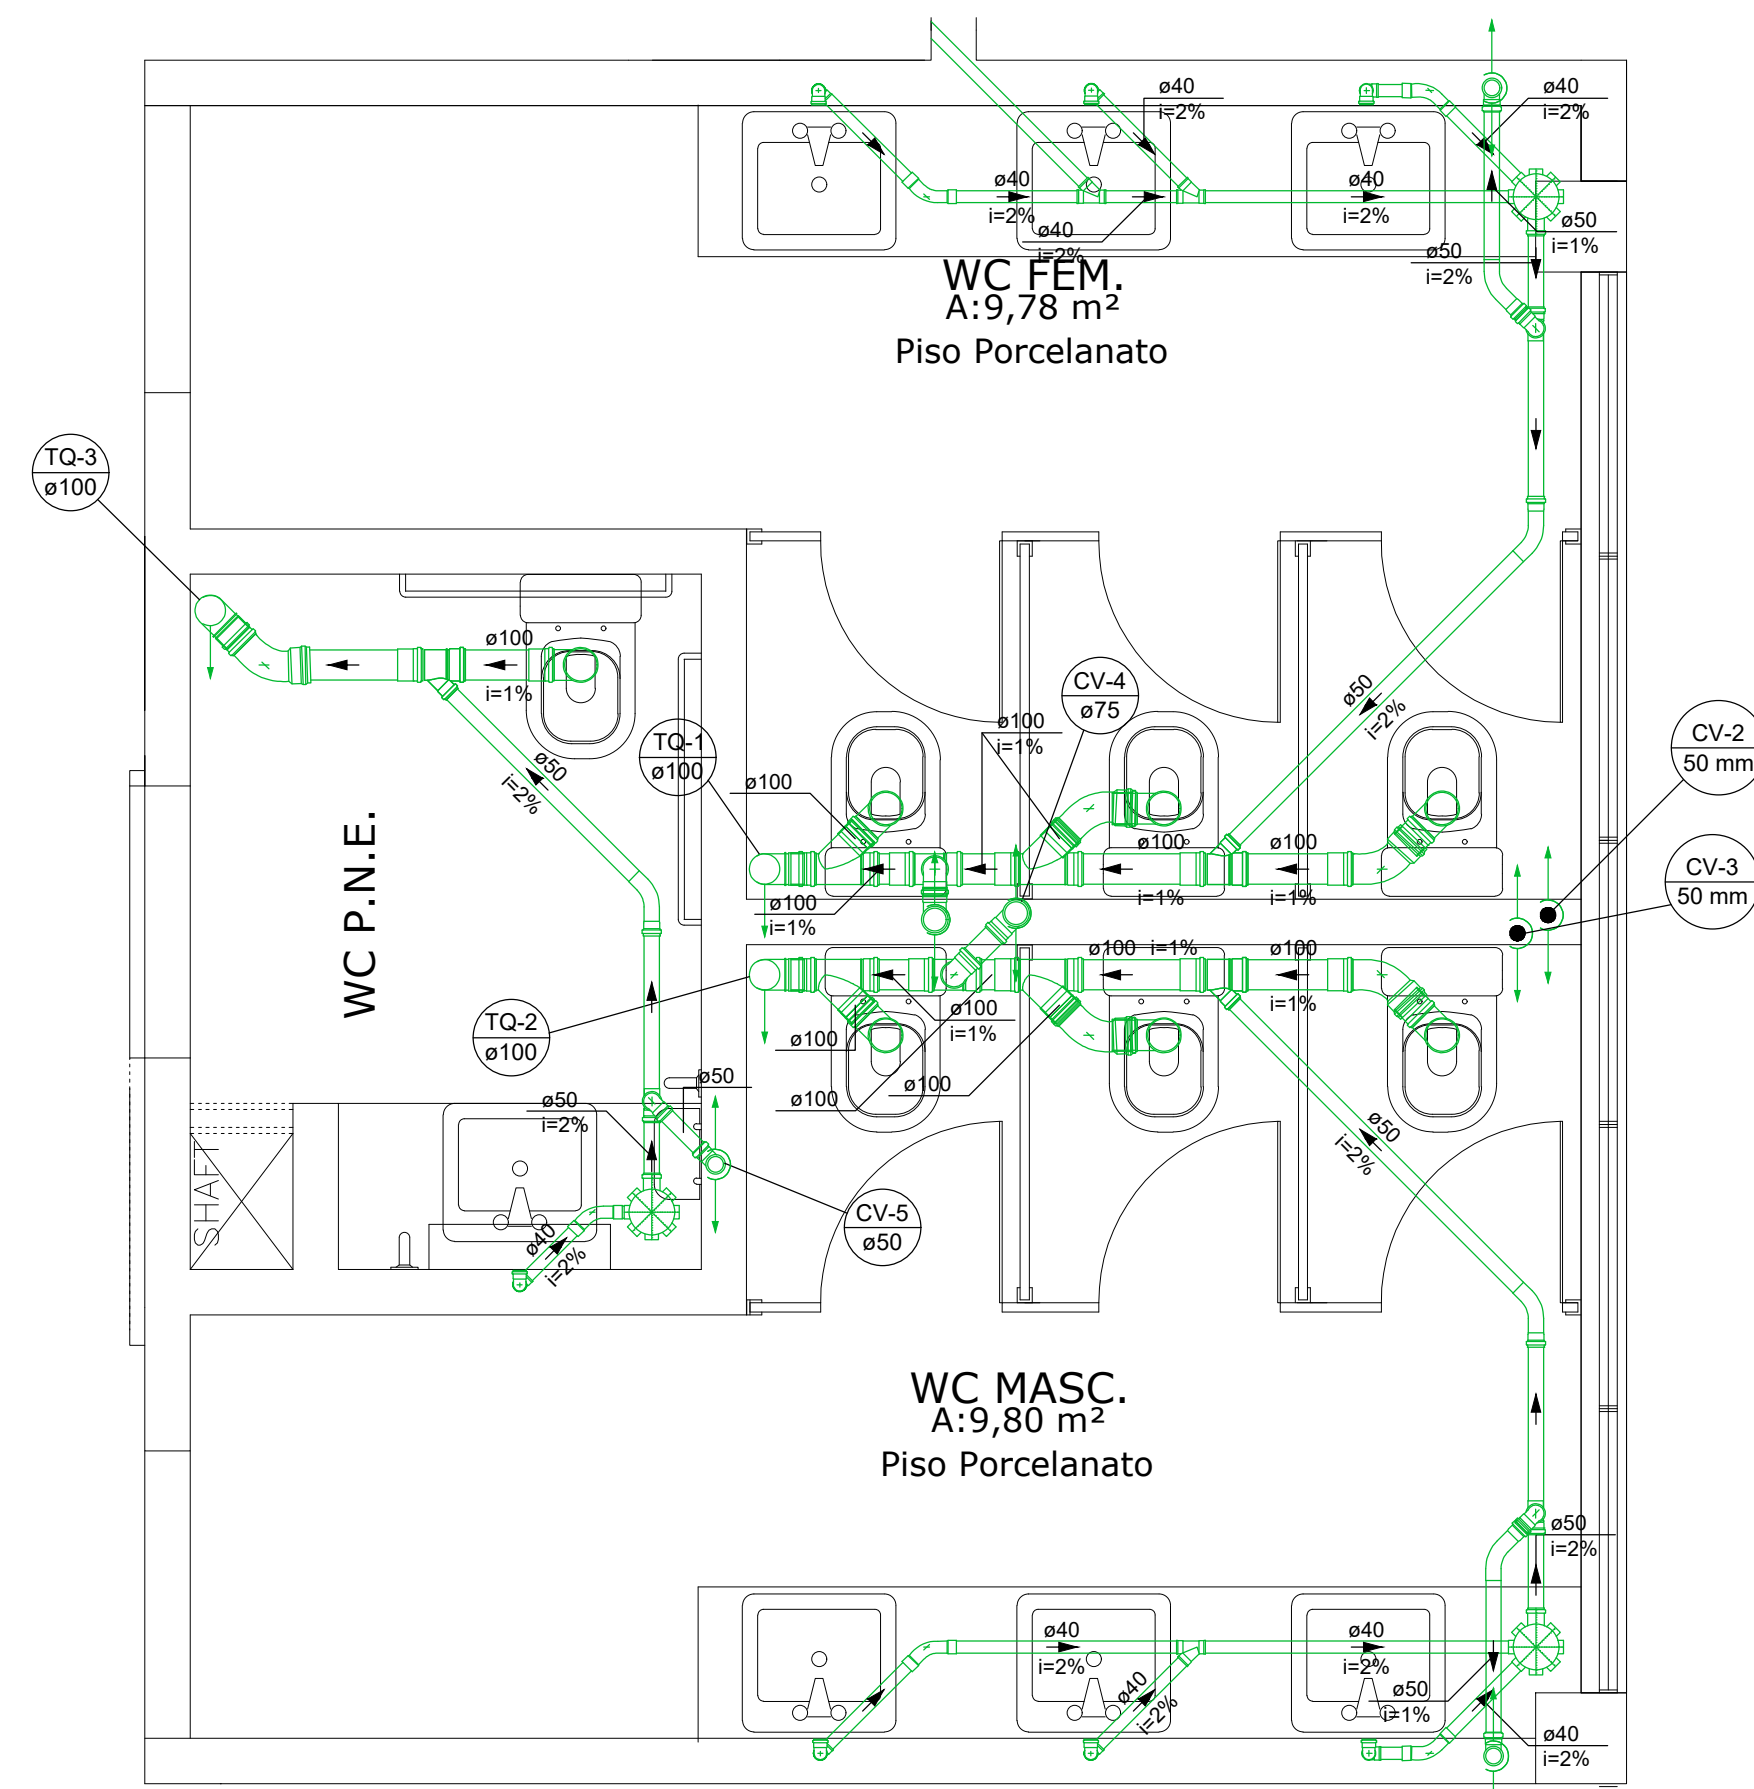


Detalhe S6
Escala 1:25

Lista de Materiais	
Esgoto	
PVC Acessórios	
Caixa sifonada 150x150x50	3 pç
Sifão de copo p/ pia e lavatório 1" - 1.1/2"	7 pç
Válvula p/ lavatório e tanque 1"	7 pç
PVC Esgoto	
Curva 45 curta Amanco 100 mm	5 pç
Curva 45 longa 50 mm	5 pç
Curva 45 longa Amanco 40 mm	5 pç
Curva 90 curta 100 mm	10 pç
40 mm	7 pç
Joelho 90 50 mm	3 pç
75 mm	2 pç
Joelho 90 c/anel p/ esgoto secundário 40 mm - 1.1/2"	7 pç
Junção simples 100 mm - 50 mm	3 pç
100 mm - 100 mm	4 pç
40 mm x 40 mm	3 pç
Luva simples 100 mm	21 pç
Tubo rígido c/ ponta lisa 100 mm - 4"	14.5 m
40 mm	12.02 m
50 mm - 2"	5.95 m
Tê sanitário 100 mm - 75 mm	2 pç
50 mm - 50 mm	3 pç
Ventilação	
PVC Esgoto	
Tubo rígido c/ ponta lisa 50 mm - 2"	20.26 m
75 mm - 3"	7.6 m
Tê sanitário 50 mm - 50 mm	3 pç
75 mm - 75 mm	2 pç

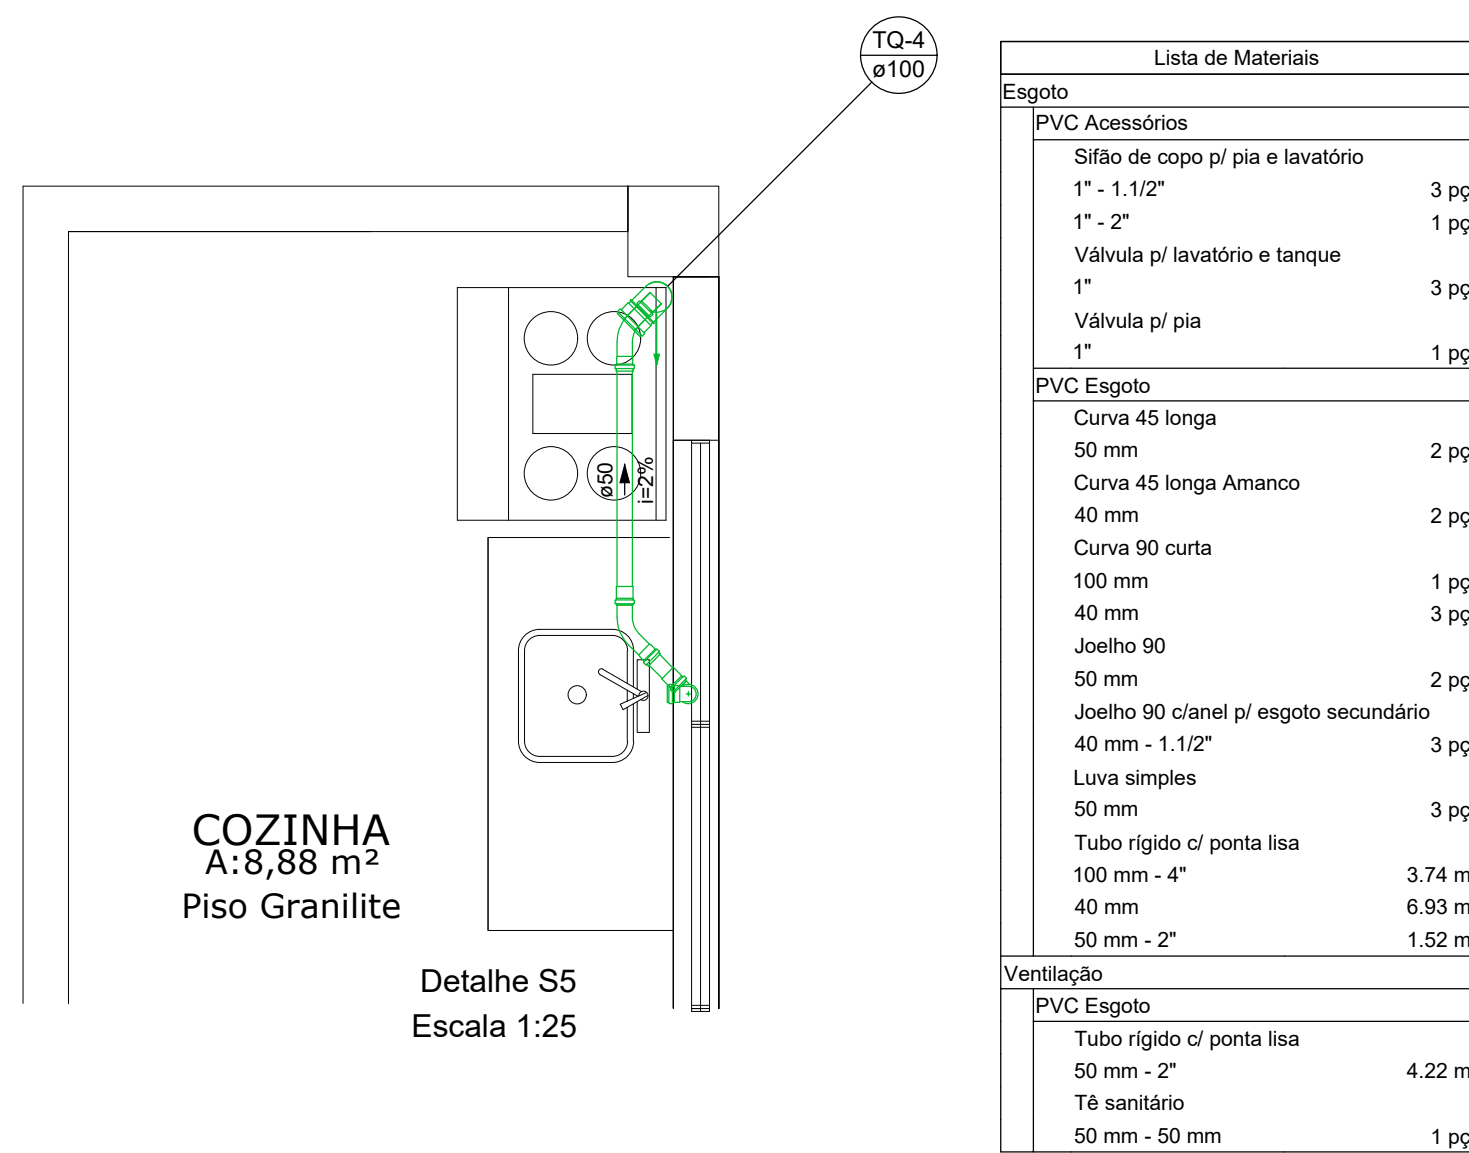

Detalhe S5
Escala 1:25

Lista de Materiais	
Esgoto	
PVC Acessórios	
Sifão de copo p/ pia e lavatório 1" - 1.1/2"	3 pç
1" - 2"	1 pç
Válvula p/ lavatório e tanque 1"	3 pç
Válvula p/ pia 1"	1 pç
PVC Esgoto	
Curva 45 longa 50 mm	2 pç
Curva 45 longa Amanco 40 mm	2 pç
Curva 90 curta 100 mm	1 pç
40 mm	3 pç
Joelho 90 50 mm	2 pç
Joelho 90 c/anel p/ esgoto secundário 40 mm - 1.1/2"	3 pç
Luva simples 50 mm	3 pç
Tubo rígido c/ ponta lisa 100 mm - 4"	3.74 m
40 mm	6.93 m
50 mm - 2"	1.52 m
Ventilação	
PVC Esgoto	
Tubo rígido c/ ponta lisa 50 mm - 2"	4.22 m
Tê sanitário 50 mm - 50 mm	1 pç

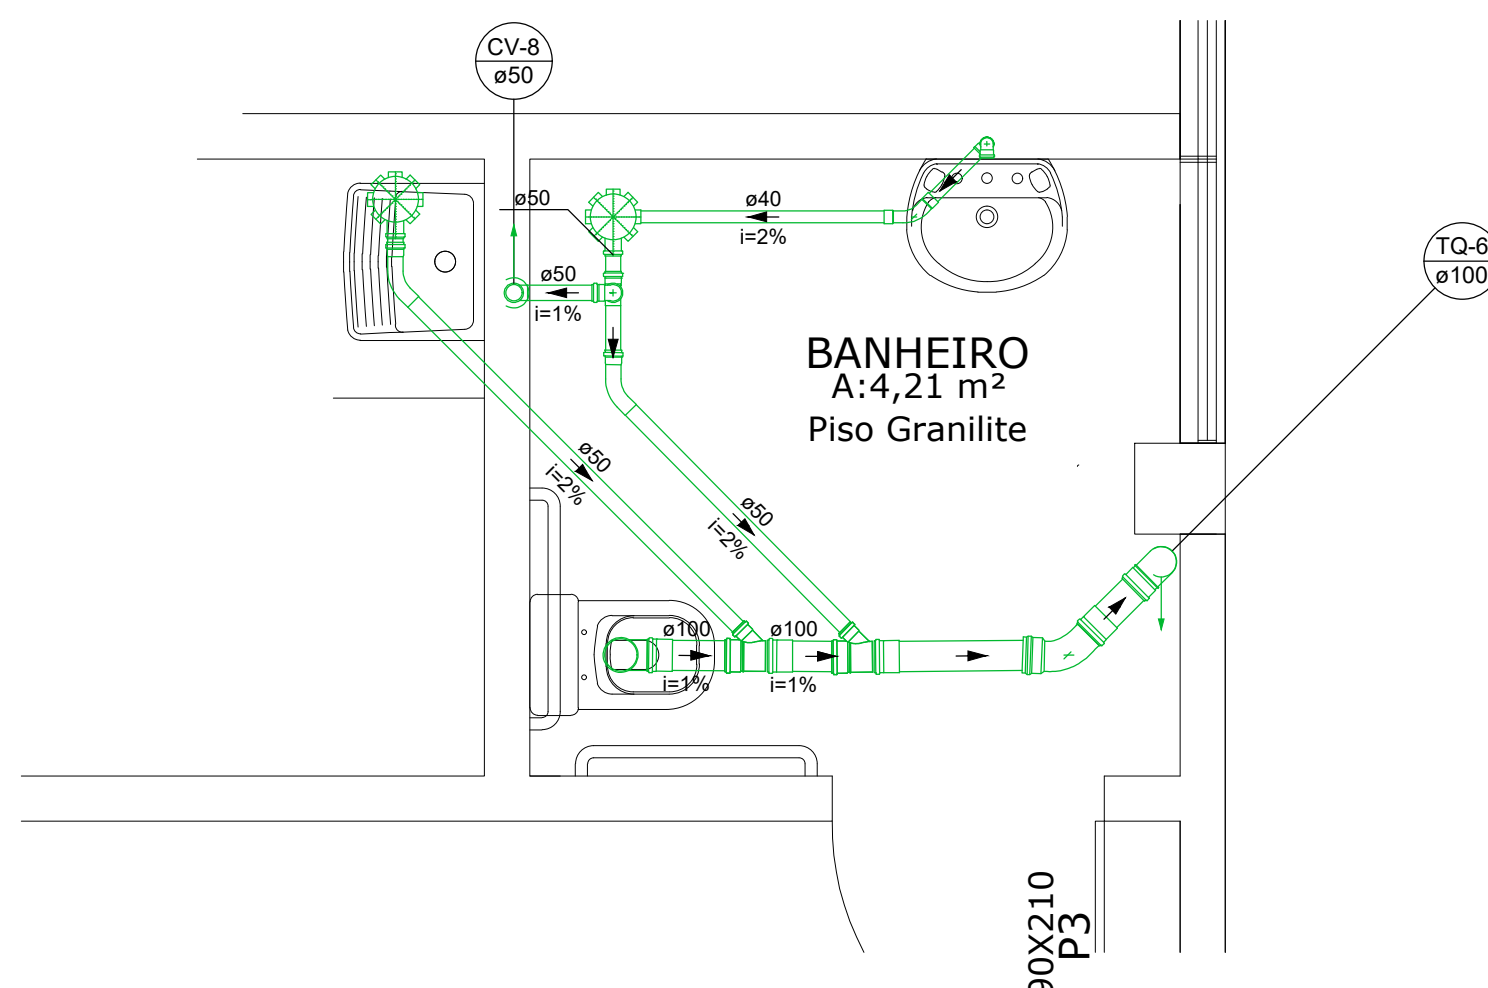

Detalhe S4
Escala 1:25

Lista de Materiais	
Esgoto	
PVC Acessórios	
Caixa sifonada 150x150x50	2 pç
Sifão de copo p/ pia e lavatório 1" - 1.1/2"	1 pç
Válvula p/ lavatório e tanque 1"	1 pç
PVC Esgoto	
Curva 45 curta Amanco 100 mm	1 pç
Curva 45 longa 50 mm	2 pç
Curva 45 longa Amanco 40 mm	1 pç
Curva 90 curta 100 mm	2 pç
40 mm	1 pç
Joelho 90 50 mm	1 pç
Joelho 90 c/anel p/ esgoto secundário 40 mm - 1.1/2"	1 pç
Junção simples 100 mm - 50 mm	2 pç
Luva simples 100 mm	4 pç
Tubo rígido c/ ponta lisa 100 mm - 4"	5.01 m
40 mm	1.68 m
50 mm - 2"	2.92 m
Tê sanitário 50 mm - 50 mm	1 pç
Ventilação	
PVC Esgoto	
Curva 90 curta 50 mm	1 pç
Tubo rígido c/ ponta lisa 50 mm - 2"	0.26 m

FABIO JONES MORGENSTERN
CREA 155.413/D-PR

NOVA SEDE PREFEITURA MUNICIPAL DE
CONTENDA

PROPRIETÁRIO
PREFEITURA MUNICIPAL DE
CONTENDA

REFERÊNCIA
PROJETO SANITÁRIO
PLANTA BAIXA PAVIMENTO TÉRREO
DETALHES

RESPONSÁVEL PROJETO
ENG. FÁBIO JONES MORGENSTERN - CREA 155.413/D-PR

RESPONSÁVEL TÉCNICO
ENG. FÁBIO JONES MORGENSTERN - CREA 155.413/D-PR

ASSINATURA

ASSINATURA

ESCALA: 1/75
DATA: 13/12/2019
ARQUIVO: HIDRO
PRANCHA:
03 /03